



PLANTA BAIXA
ESCALA: 1/25

ESCALA 1/50

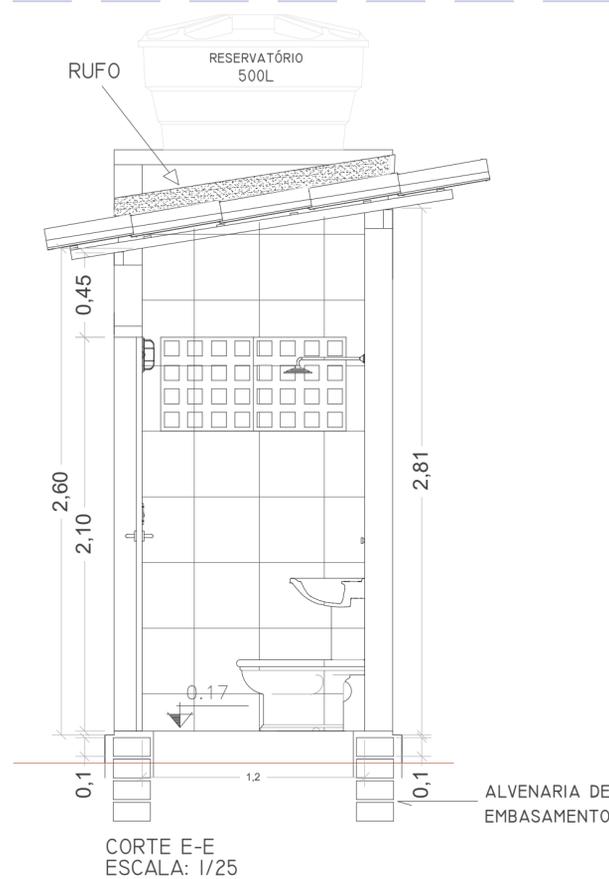


CORTE E-E
ESCALA: 1/25

ALVENARIA DE EMBASAMENTO

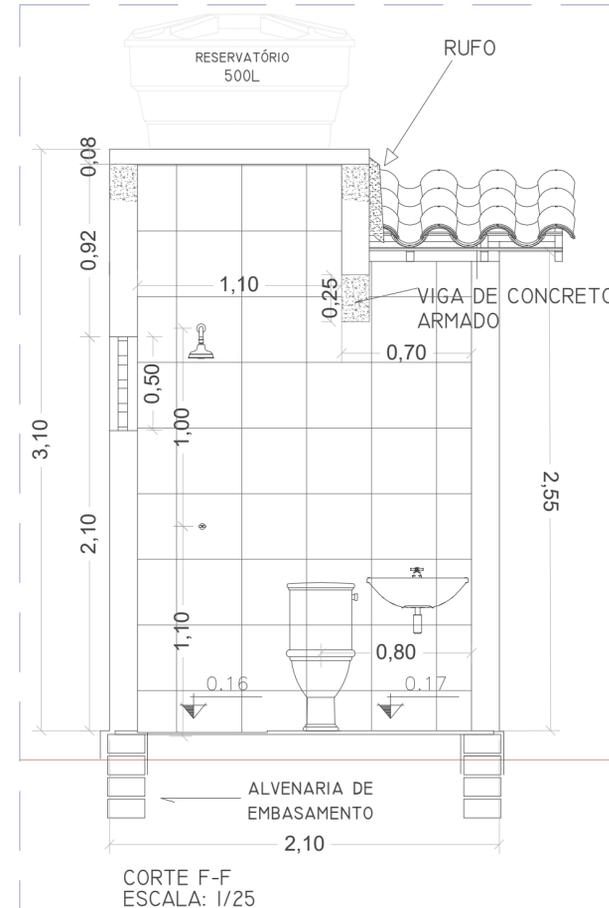


CORTE F-F
ESCALA: 1/25

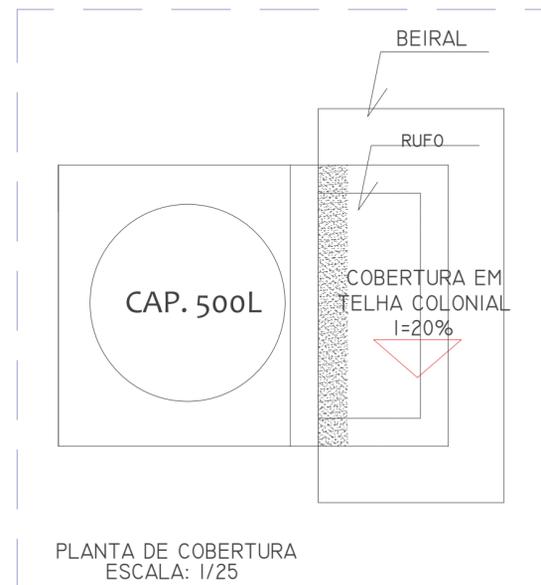


PLANTA DE COBERTURA
ESCALA: 1/25


QUADRO DE ESQUADRIA			
PORTAS			
	DIMENSÕES	ESPECIFICAÇÕES	QUANTIDADE
P1	0,60 x 2,10 m	ABRIR MADEIRA	01
COBOGÓ			
	DIMENSÕES	ESPECIFICAÇÕES	QUANTIDADE
C1	1,00 x 0,50 m 1,60 m	CONCRETO	01

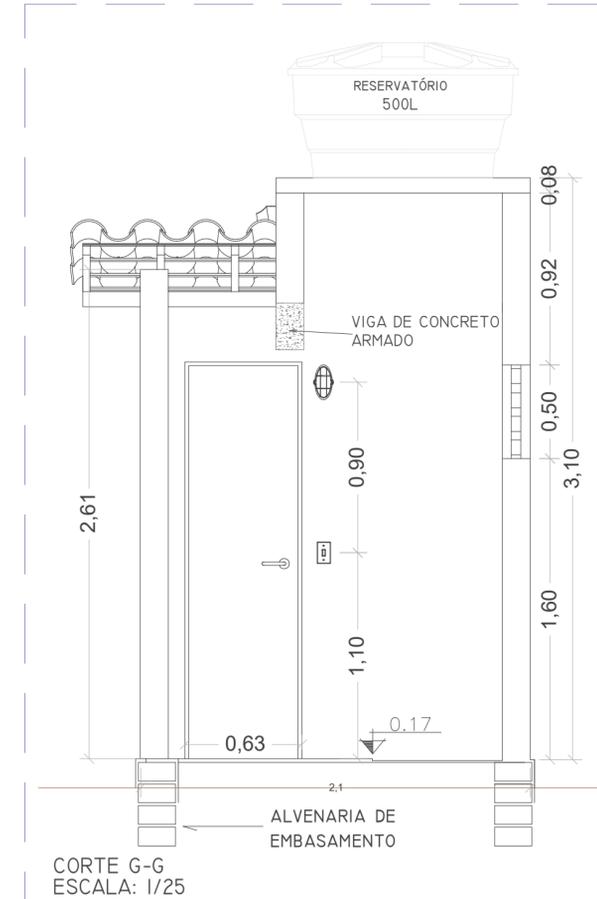

CORTE G-G
ESCALA: 1/25

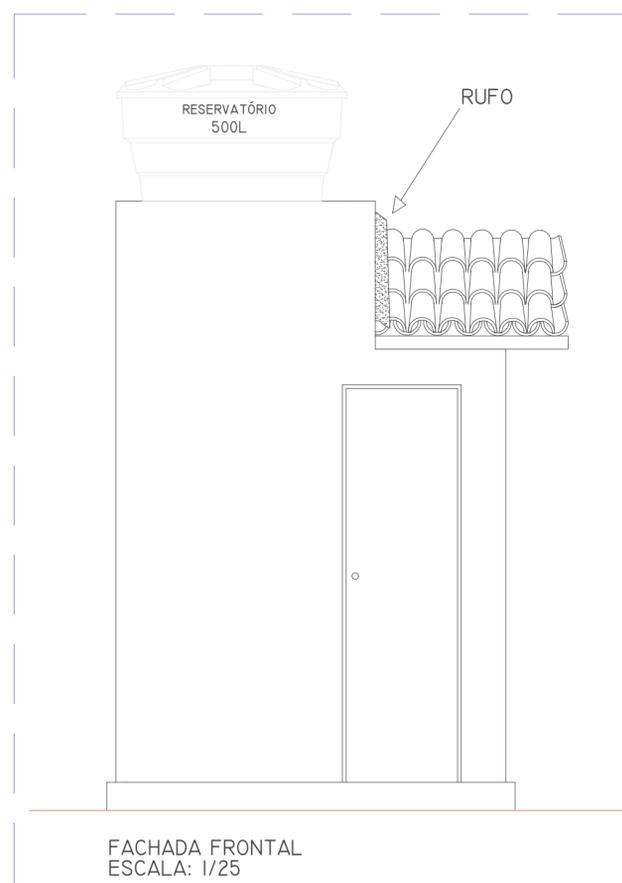

FACHADA FRONTAL
ESCALA: 1/25

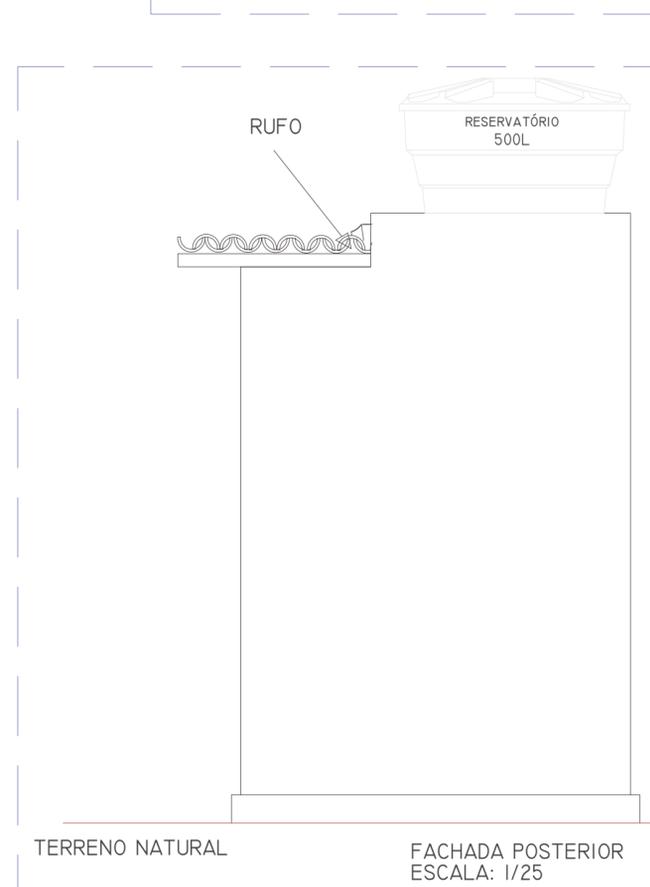

TERRENO NATURAL
FACHADA POSTERIOR
ESCALA: 1/25

QUANTUM
ENGENHARIA, ARQUITETURA E CONSULTORIA - EIRELI

Proprietário: *Jose*
Nielson de Queiroz e Silva
CPF: 061.555.994-83
Prefeito Municipal

Autor: *Jose*
José Aroldo Queiroga de Morais
CREA 210.417.062-1
Eng. Civil

Execução:

Fiscalização:

Título: MELHORIAS SANITÁRIAS DOMICILIARES NO MUNICÍPIO DE JUCURUTU/RN - CONV: 906989/2020

Endereço: BAIRRO FREITAS, ZONA URBANA DE JUCURUTU/RN

Conteúdo: CONJUNTO SANITÁRIO - PROJETO ARQUITETÔNICO

Prancha: 01/02

Desenho: DAÍRLE MELO

Escalas: 1/25


Data: NOV/2021

Modificação:

Observação:


DIREITOS AUTORAIS RESERVADOS: PROIBIDA QUALQUER MODIFICAÇÃO NO TODO OU EM PARTE, SEM AUTORIZAÇÃO POR ESCRITO DO AUTOR DO PROJETO

PROJETO DE INSTALAÇÕES HIDRÁULICAS

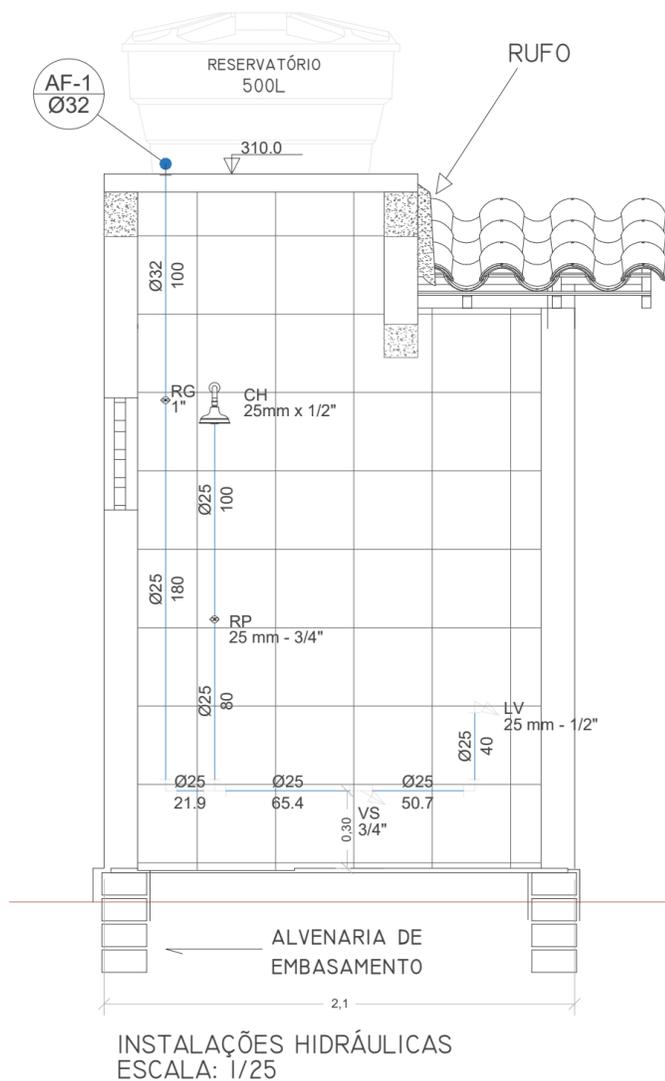

LISTA DE MATERIAIS DE INSTALAÇÕES HIDRÁULICAS	DN	QUANT.
TUBO PVC	25	5.40 m
TUBO PVC	32	1.00 m
JOELHO 90 GRAUS PVC	25	4
JOELHO 90 GRAUS PVC	32	1
JOELHO 90 GRAUS COM BUCHA DE LATÃO PVC	25 X 3/4"	1
TE PVC SOLDÁVEL	25	2
REGISTRO DE PRESSÃO	25 X 3/4"	1
REGISTRO DE GAVETA BRUTO, LATÃO, ROSCÁVEL 1"	-	1
LUA DE REDUÇÃO PVC SOLDÁVEL	32x25	1


PROJETO DE INSTALAÇÕES ELÉTRICAS

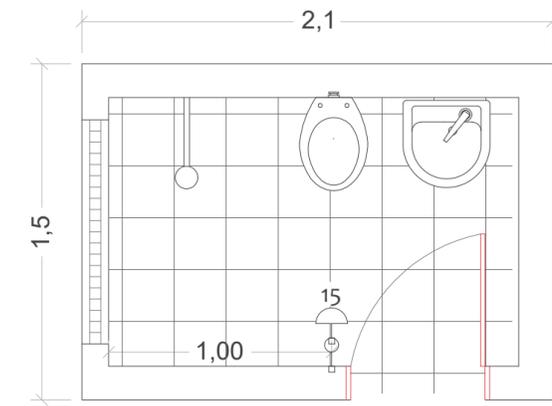

LISTA DE MATERIAIS DE INSTALAÇÕES ELÉTRICAS	UND	QUANT.
ELETRODUTO 1/2" (PAREDE)	m	1.5
CABO DE COBRE FLEXÍVEL 1.5 (F)	mm ²	7.00
CABO DE COBRE FLEXÍVEL 1.5 (R)	mm ²	1.00
CABO DE COBRE FLEXÍVEL 1.5 (N)	mm ²	7.00
CAIXA 2" X 4"	-	1
LUMINÁRIA PARA BANHEIRO 15W	-	1
BOCAL E RABICHO	-	1
INTERRUPTOR SIMPLES	-	1


LEGENDA
ARANDELA h=2m COM LAMPADA FLUORESCENTE
INTERRUPTOR SIMPLES

PROJETO DE INSTALAÇÕES SANITÁRIAS

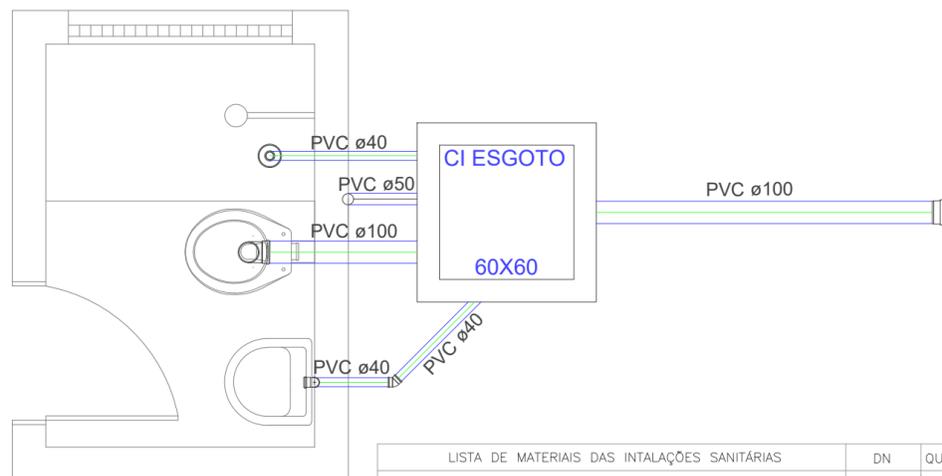

LISTA DE MATERIAIS DAS INTALAÇÕES SANITÁRIAS	DN	QUANT.
TUBO PVC	100	2.15 m
TUBO PVC	40	1.45 m
TUBO PVC	50	3.80 m
JOELHO 90 GRAUS PVC	100	1
JOELHO 90 GRAUS PVC	50	1
JOELHO 45 GRAUS PVC	40	1
CAIXA DE INSPEÇÃO EM CONCRETO PRÉ MOLDADO	40x40x40	1
RALO SIFONADO	100 X 40	1

INSTALAÇÕES SANITÁRIAS
ESCALA: 1/25

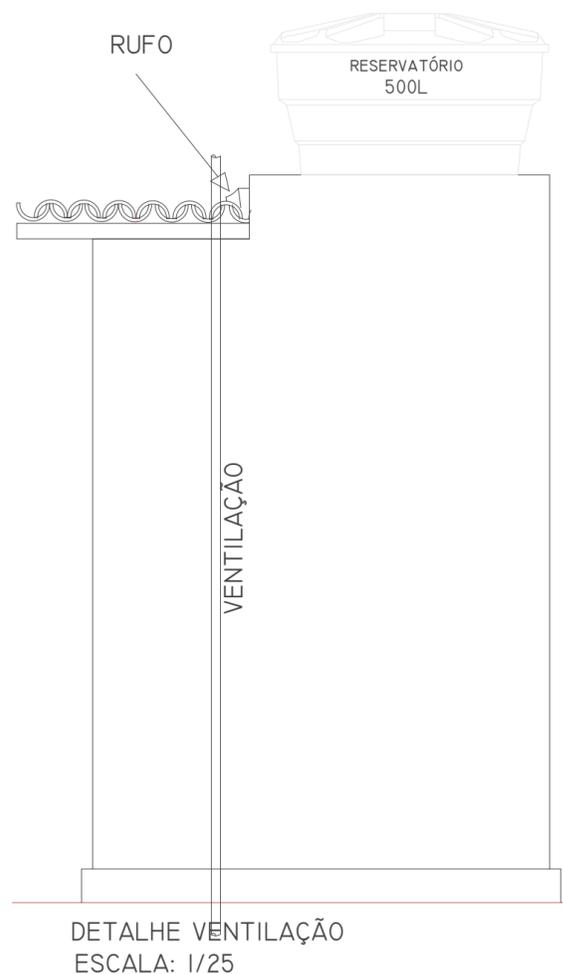

Proprietário:
Nelson de Queiroz e Silva
CPF: 061.555.994-83
Prefeito Municipal

Autor:
José Aroldo Queiroz de Moraes
CREA 210.417.062-1
Eng. Civil

Execução:

Fiscalização:

Título: MELHORIAS SANITÁRIAS DOMICILIARES NO MUNICÍPIO DE JUCURUTU/RN - CONV: 906989/2020

Endereço: BAIRRO FREITAS, ZONA URBANA DE JUCURUTU/RN

Conteúdo: CONJUNTO SANITÁRIO - PROJETO DE INSTALAÇÕES HIDROSANITÁRIAS E ELÉTRICAS

Prancha: 02 / 02

Desenho: DAÍRLE MELO

Escala: 1/25

Data: NOV/2021

Modificação:

Observação: